



AZIENDA U.S.L. DI PESCARA
Ufficio Gestione del Patrimonio

Via R. Padellai, 47 - 66124 Pescara (PE) - C.F. e P.IVA 0192526662
Tel. 085 4253113 - Fax 085 4253110 - Sito: www.usl.pescara.it - email: thurur@usl.pescara.it - pec: usl@pec.usl.pescara.it

RSAD/DB CEPAGATTI - MANUTENZIONE
STRAORDINARIA: RISANAMENTO IGIENICO
SANITARIO STRUTTURA EDILE, VERIFICA E
MESSA A NORMA IMPIANTI

PROGETTO DEFINITIVO-ESECUTIVO OTTOBRE 2013

1° LOTTO

PT-09-001 IMPIANTO RIVELAZIONE INCENDI
PIANTA PIANO TERRA

SCALA 1:100

CODICE SISM/014-3/01/01/PT-09-001-1/01-1/01/013

APPROVAZIONI

SOCIETA' ITALIANA SERVIZI
Via R. Padellai, 47 - 66124 Pescara (PE) - C.F. e P.IVA 0192526662
Tel. 085 4253113 - Fax 085 4253110 - Sito: www.usl.pescara.it - email: thurur@usl.pescara.it - pec: usl@pec.usl.pescara.it

Arch. Gabriele BRANDI Ing. Roberto BRANDI

PROGETTISTI


Progetto Ingegnerico
Ing. Roberto BRANDI

Progetto Architettonico
Arch. Gabriele BRANDI


CONSULENTI

Rivenditori Livio del Patrimonio
Ing. Umberto MANGIARI

Questo elaborato non può essere riprodotto né modificato senza il permesso scritto di quest'Ufficio. Ogni ulteriore permesso per l'uso deve essere richiesto dal progettista.

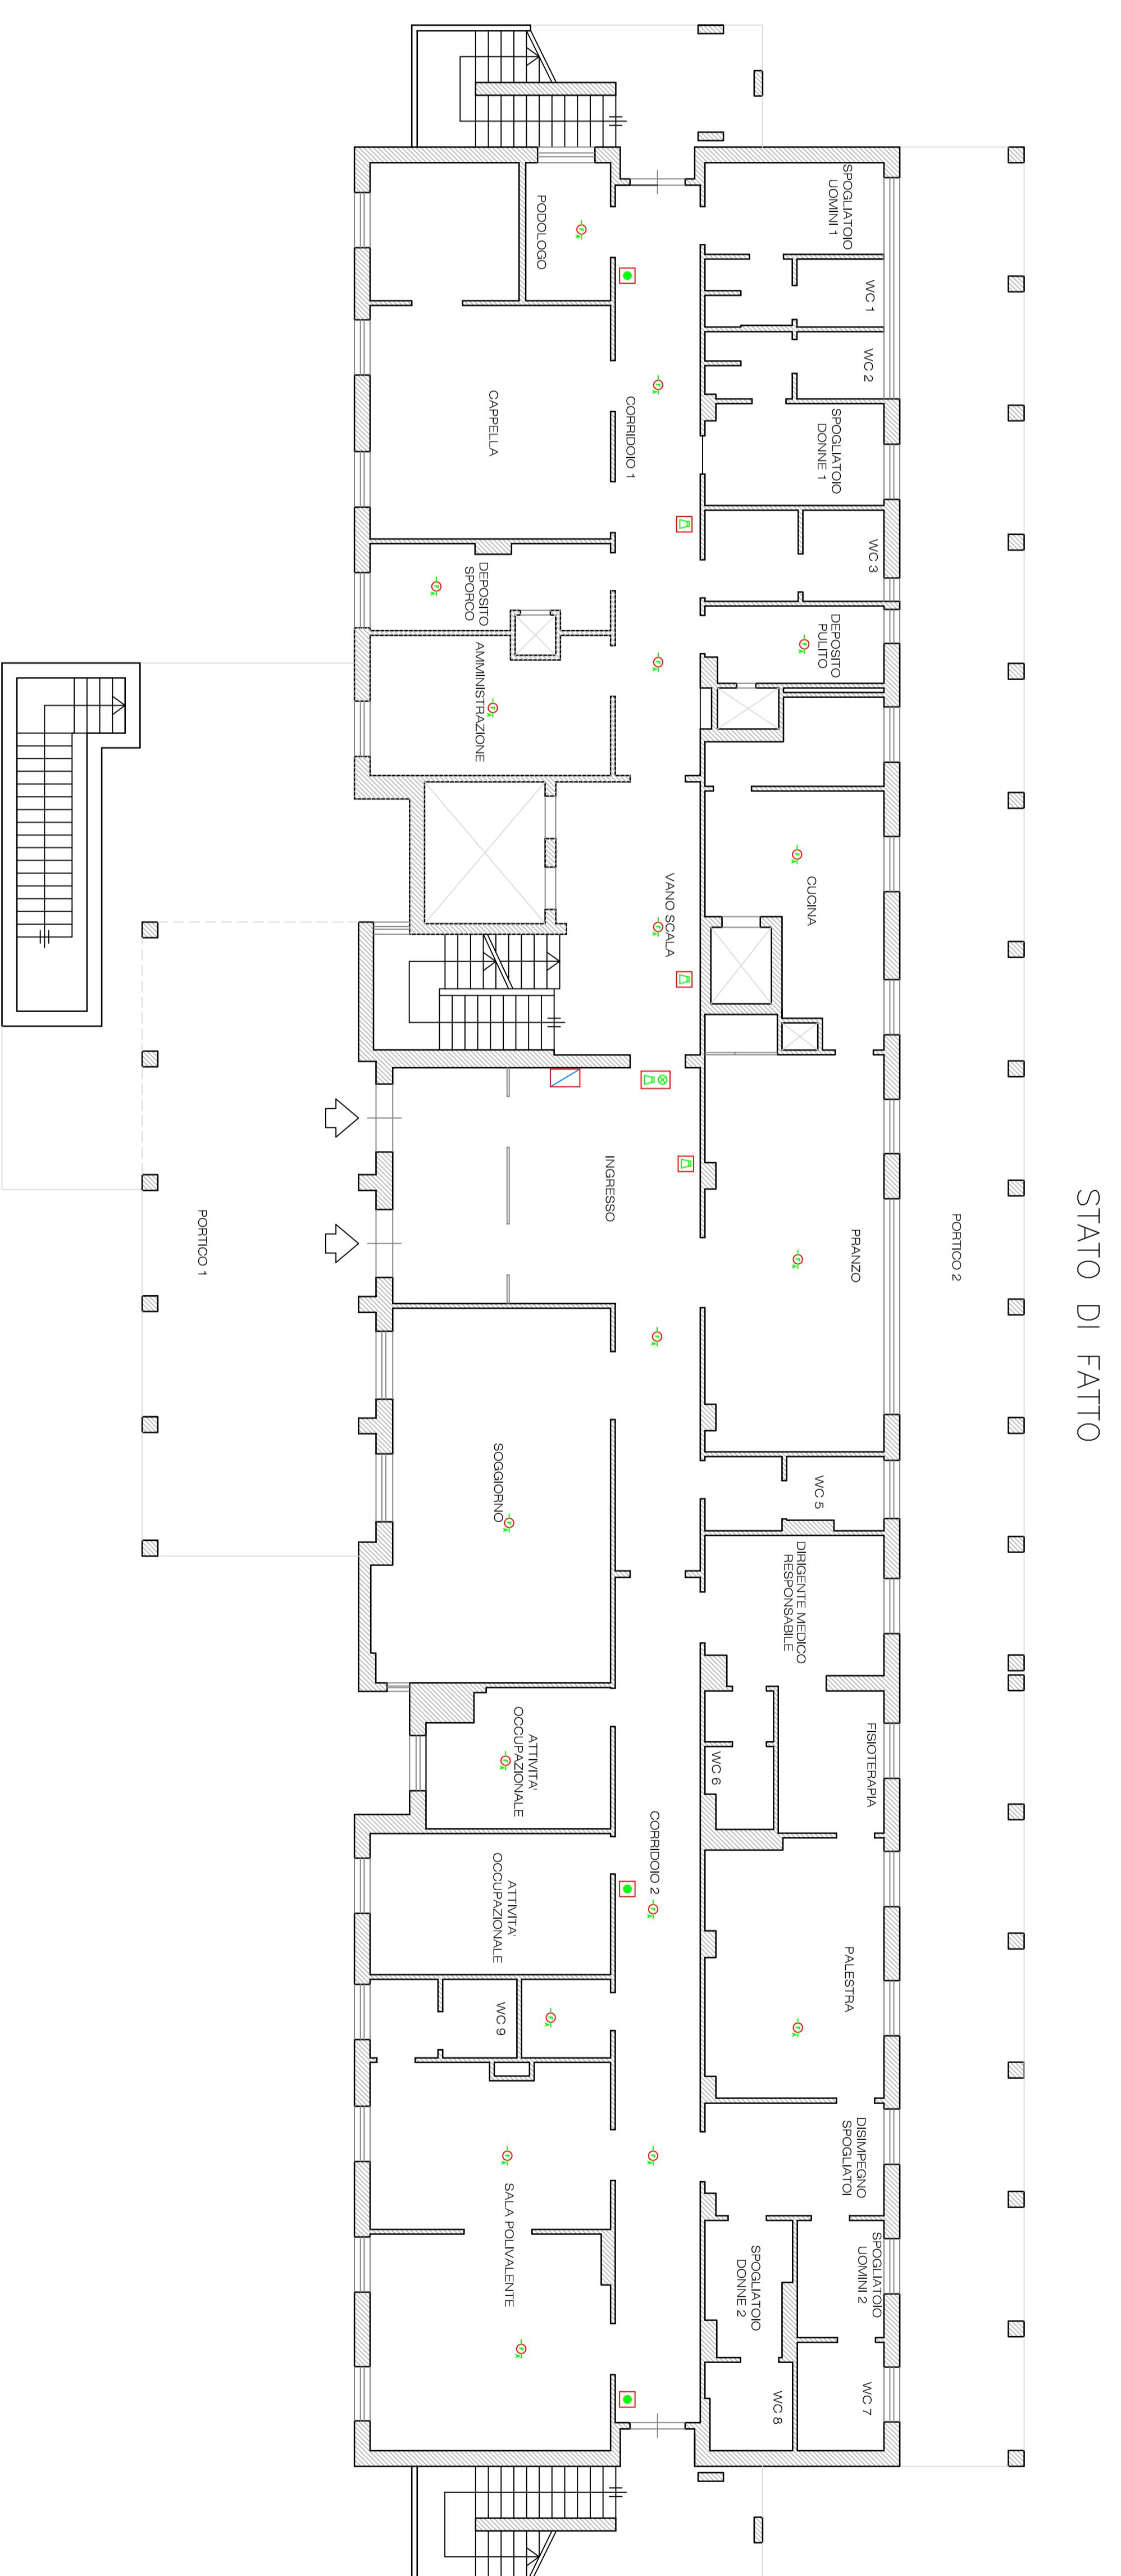

STATO DI FATTO

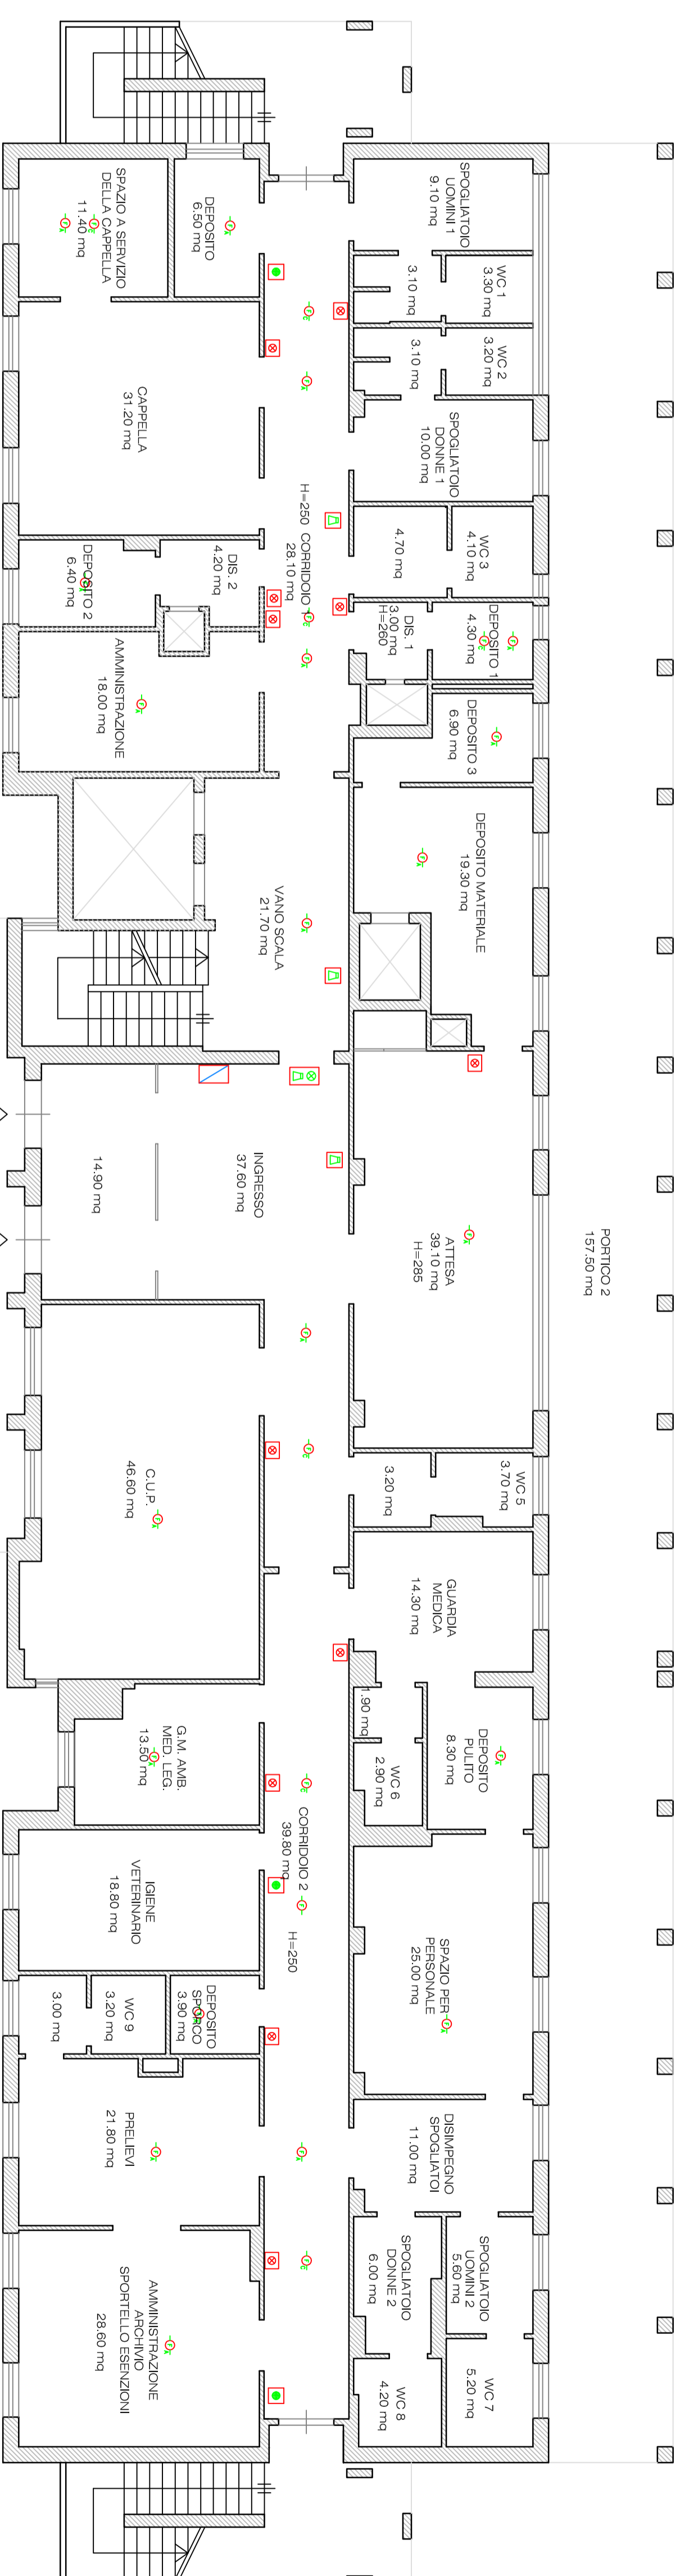

STATO DI PROGETTO

LEGENDA	
🔴	RAVVISATORE DI FUMO IN AMBIENTE
🔴	RAVVISATORE DI FUMO IN CORRIDORIO
🔴	RAVVISATORE DI FUMO IN STRADA ESTERNA
🔴	RAVVISATORE DI FUMO IN STRADA INTERNA
🔴	RAVVISATORE DI FUMO IN STRADA ESTERNA
🔴	RAVVISATORE DI FUMO IN STRADA INTERNA
🔴	RAVVISATORE DI FUMO IN STRADA ESTERNA
🔴	RAVVISATORE DI FUMO IN STRADA INTERNA
🔴	RAVVISATORE DI FUMO IN STRADA ESTERNA
🔴	RAVVISATORE DI FUMO IN STRADA INTERNA