
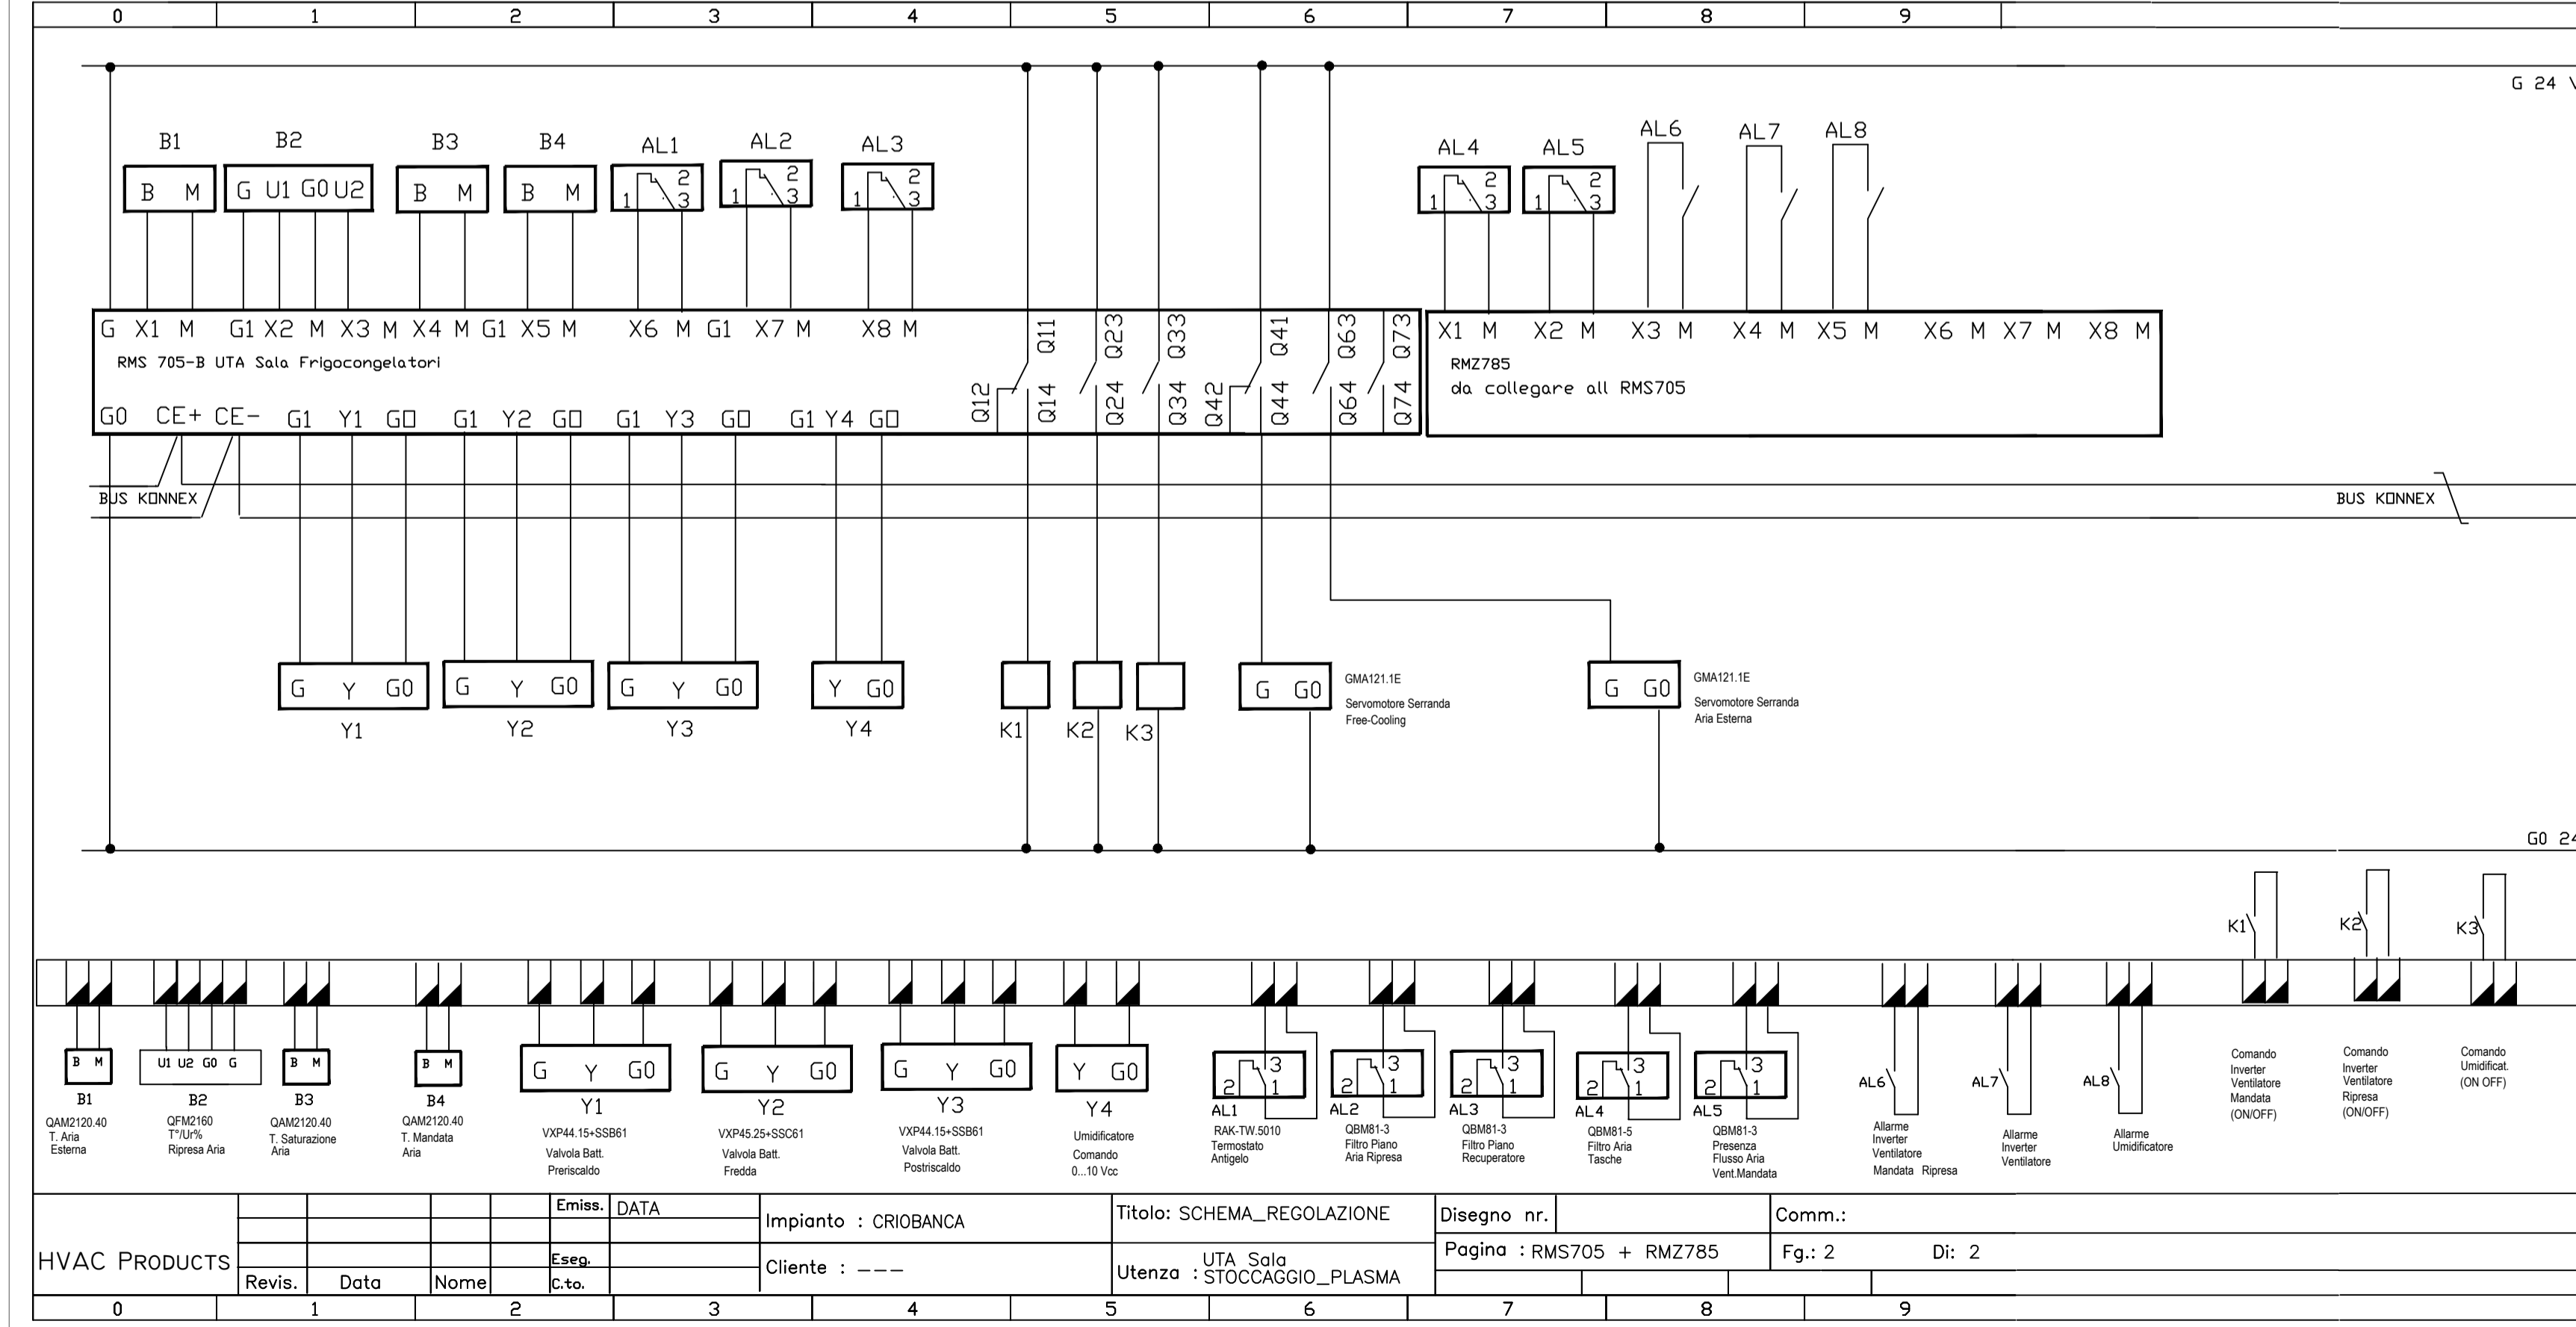
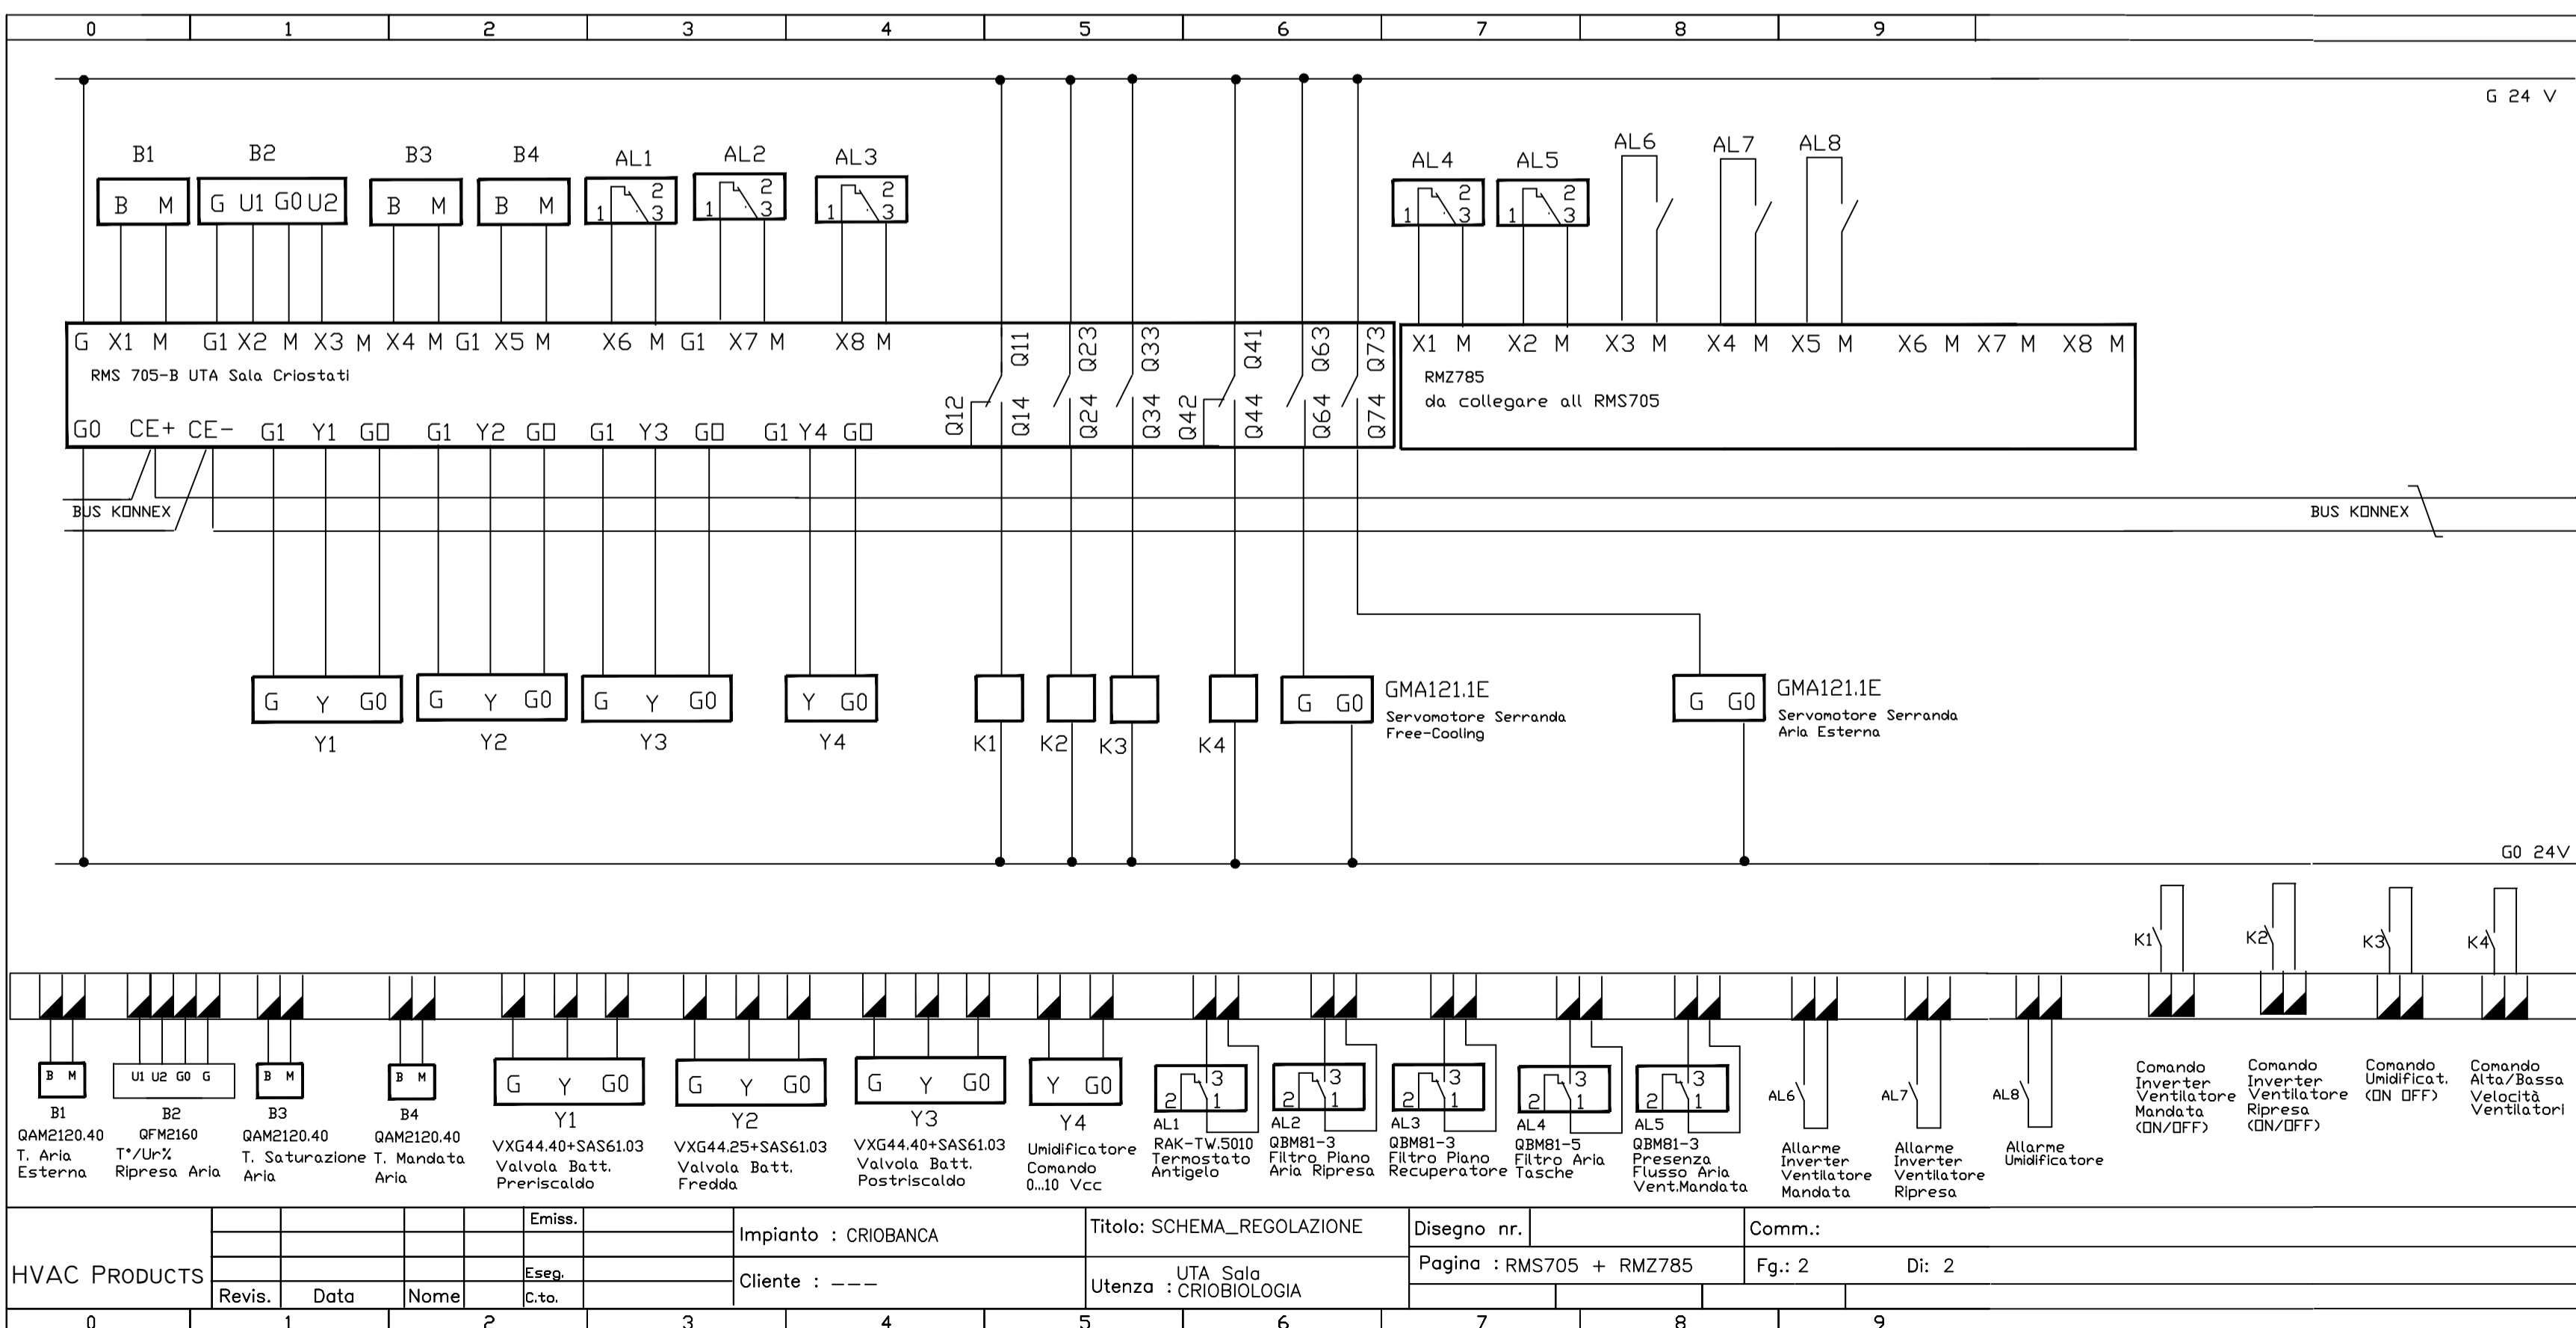
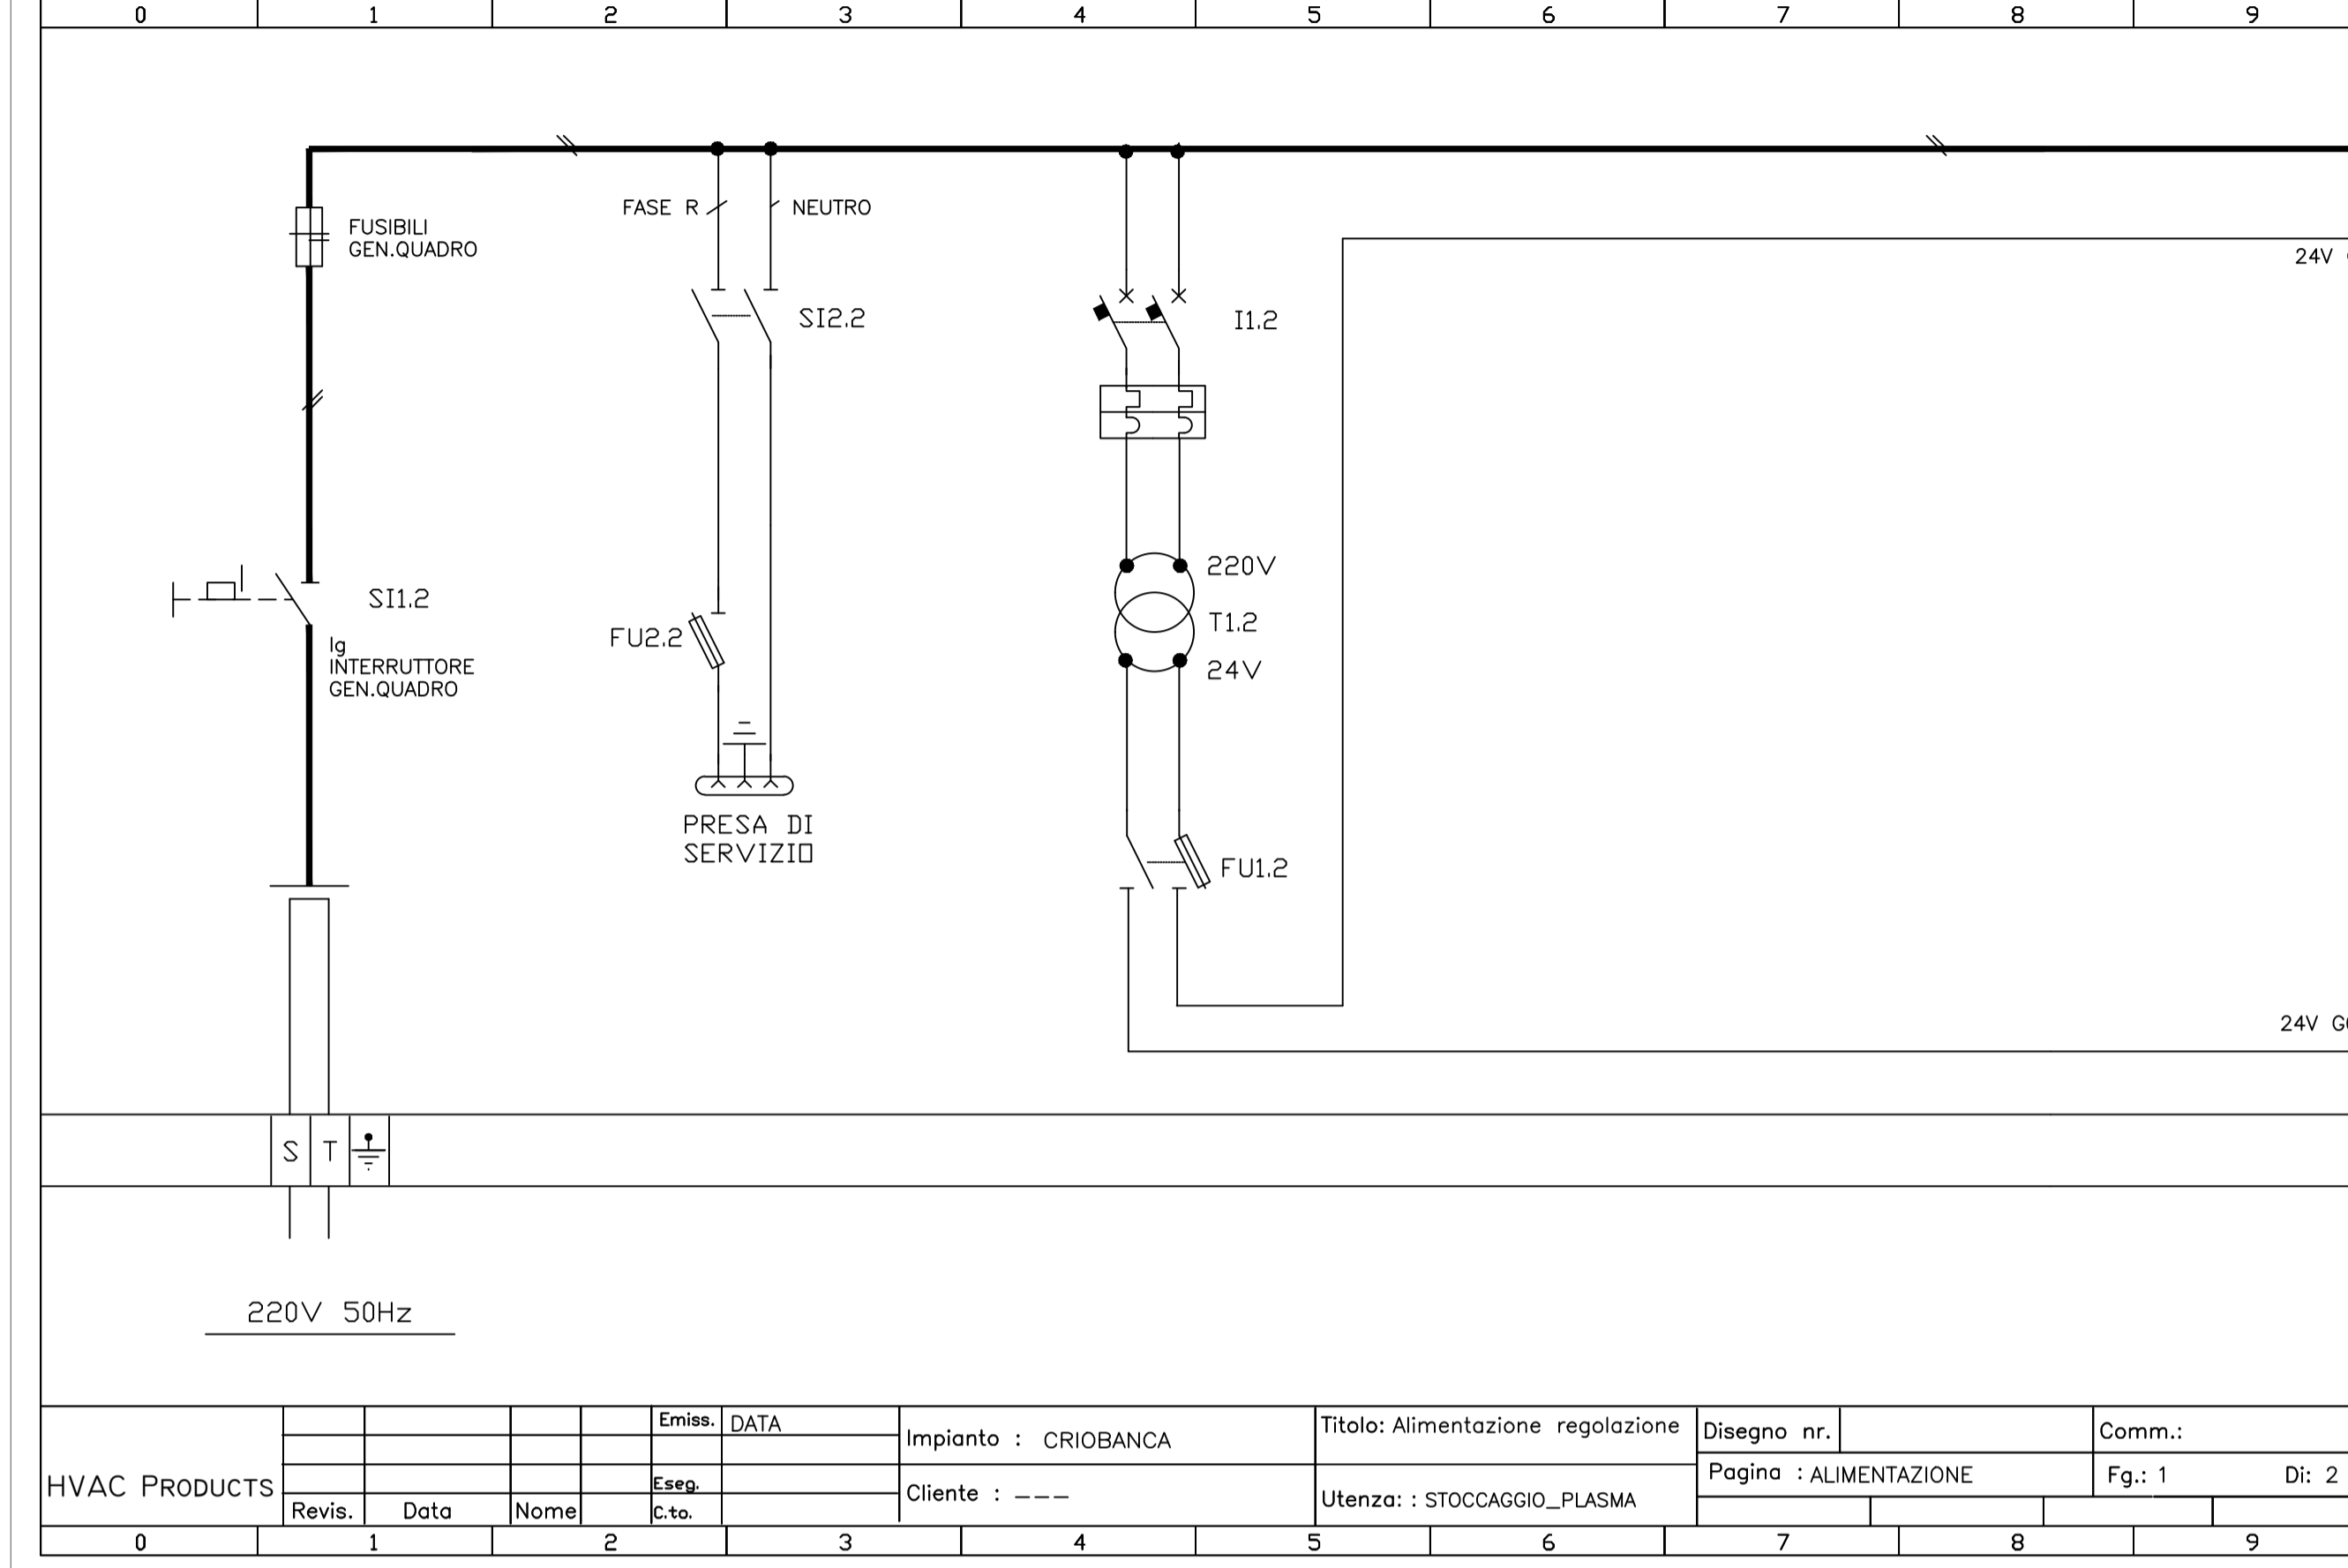


REGOLAZIONE CLIMATIZZAZIONE : SALA CRIOBIOLOGIA

REGOLAZIONE CLIMATIZZAZIONE : SALA STOCCAGGIO PLASMA

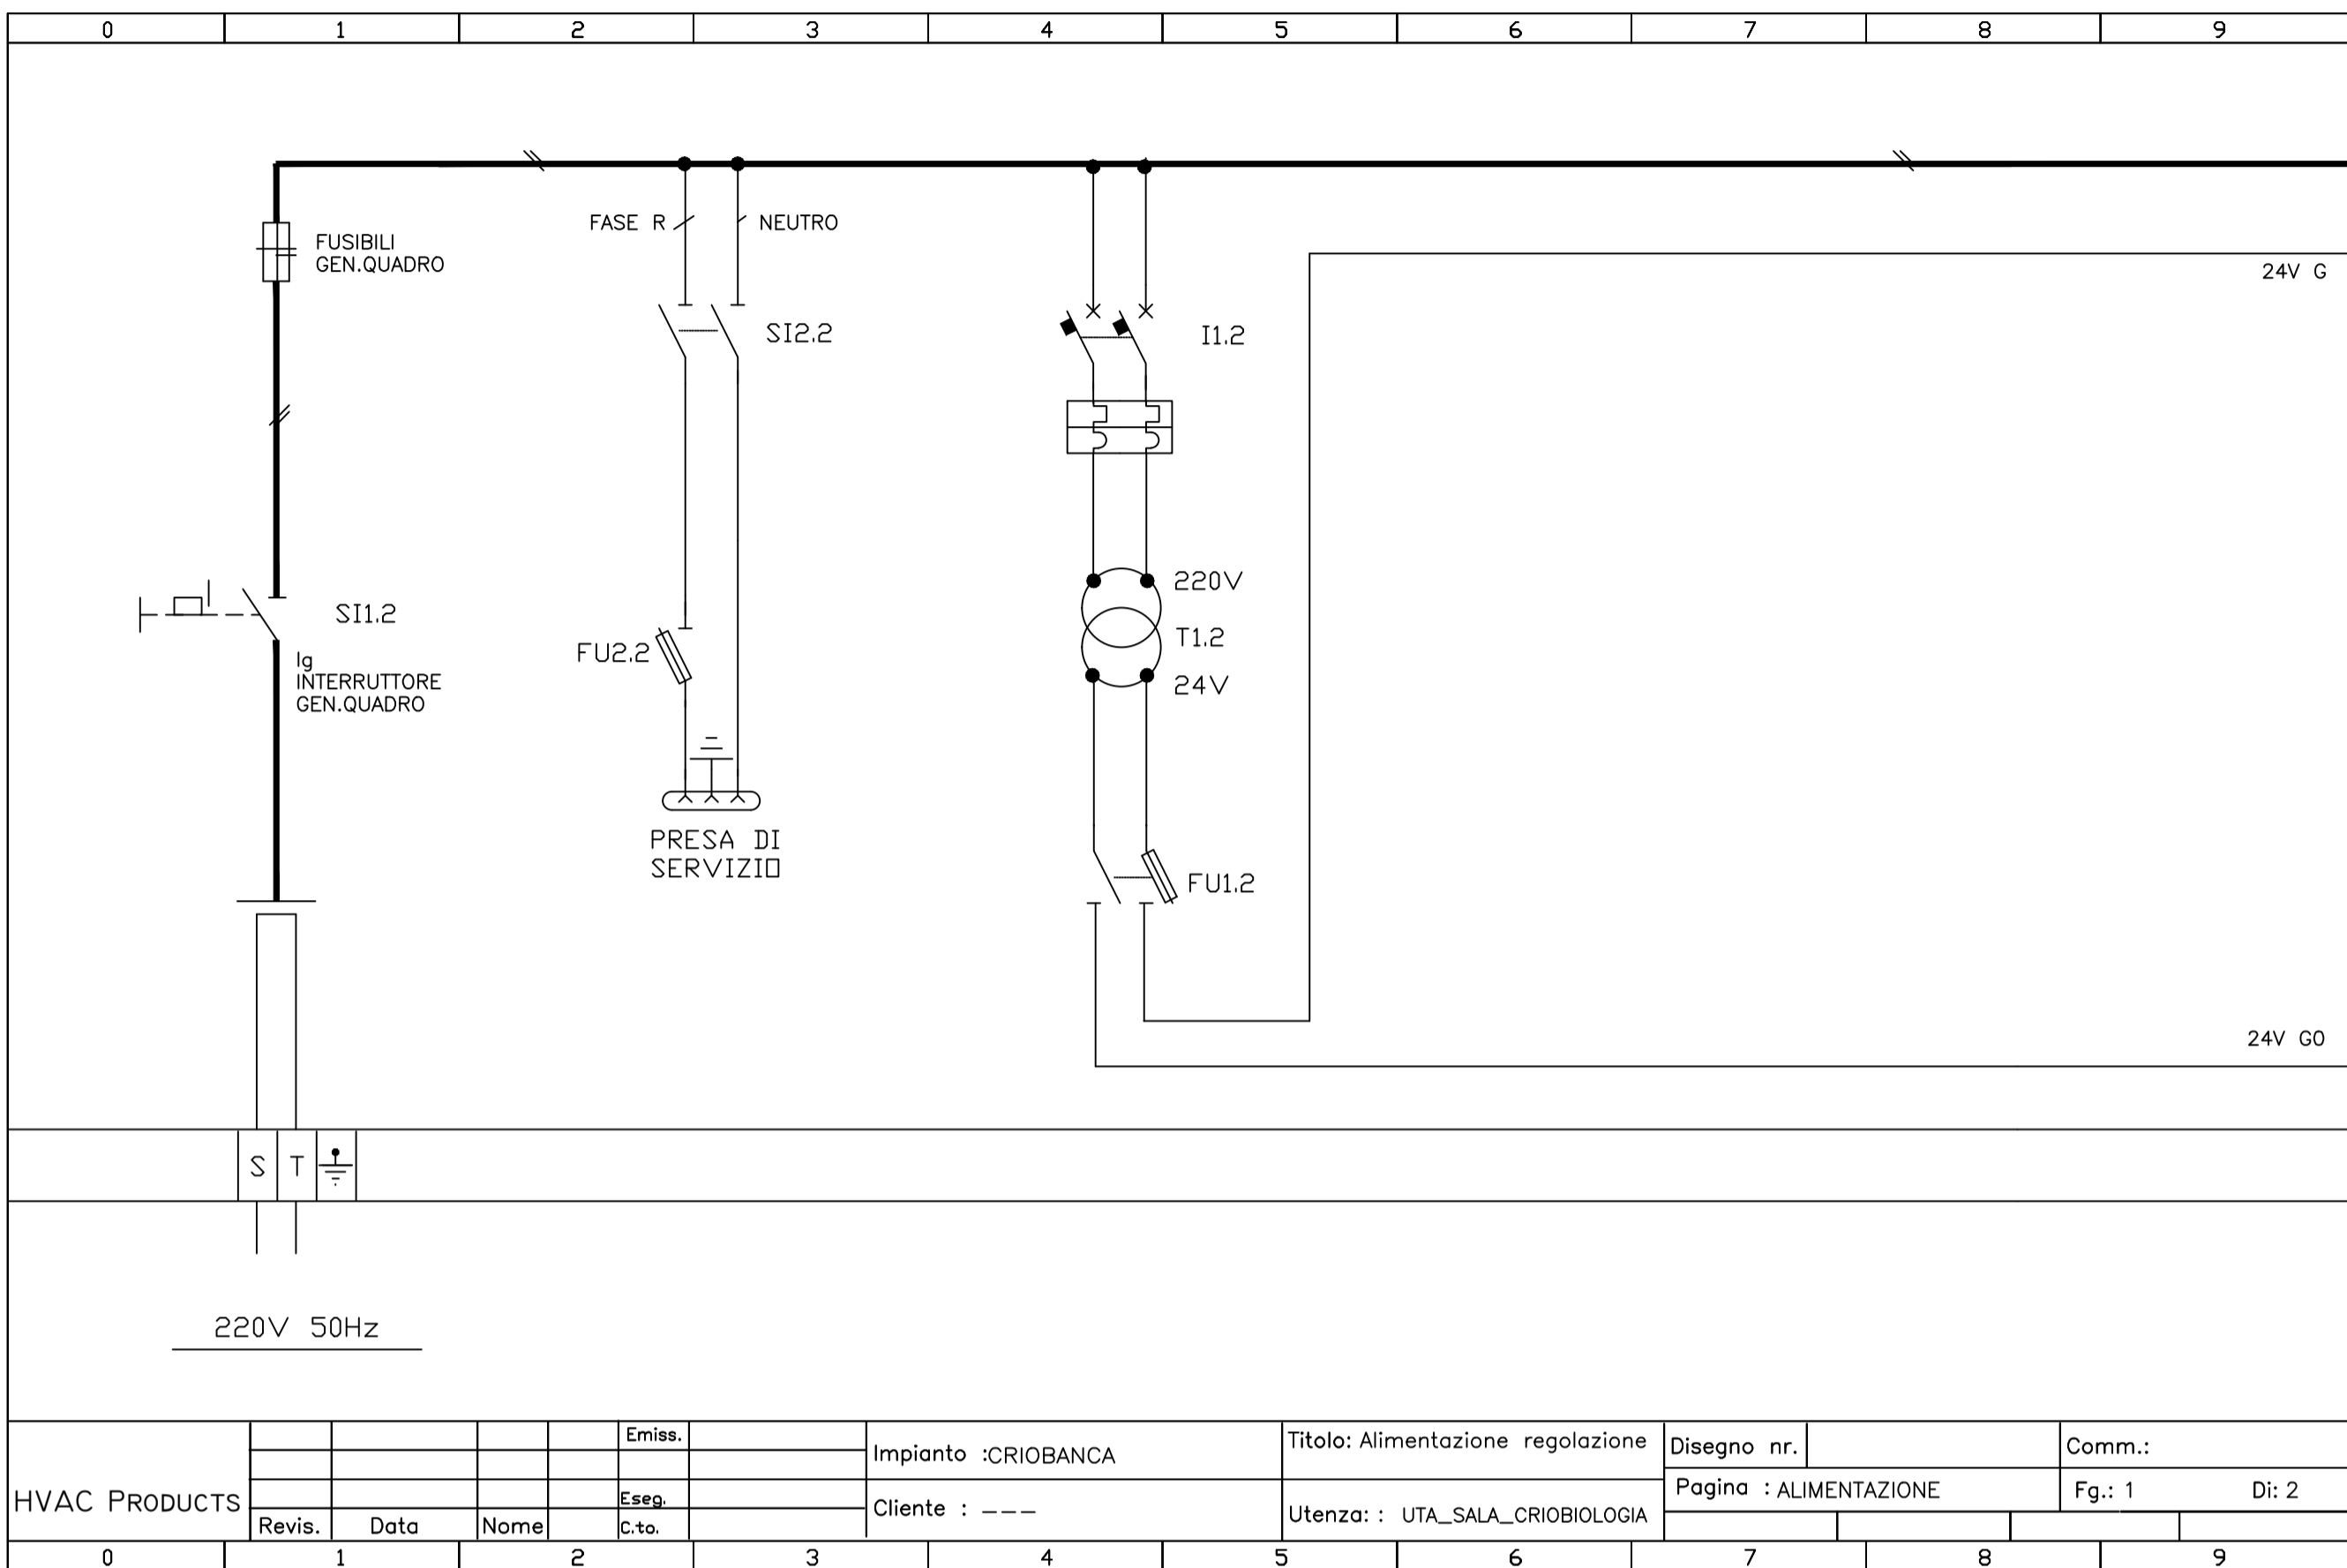

AZIENDA U.S.L. DI PESCARA
Via Renato Paolini n° 68 - 65124 Pescara
C.F. / P.IVA 01397530682
Tel. 085 4253147 / Fax: 085 4253134
U.O.S.D. Progettazioni e Nuove Realizzazioni

Lavori di ristrutturazione della sala di criobiologia dell'U.O.C. SIMT e Laboratorio di Ematologia e della UOSD Istituto dei Tessuti e Biobanche - Cell Factory, afferenti al Dipartimento di Ematologia, Medicina Trasfusionale e Biotecnologie - P.O. di Pescara.

GRUPPO DI LAVORO:
ARKING CONSULTING di Mammocchi Franco & C. s.n.c.
Ing. Franco Mammocchi
Ing. Luigi Mammocchi
Arch. Cedeo Mammocchi

IL RESPONSABILE DEL PROCEDIMENTO:
Ing. Luigi Lauriola
ASSISTENTE AL RUP:
Geom. Achille De Flavio

ELABORATI GRAFICI

ELABORATO:
PROGETTO IMPIANTI ELETTRICI E SPECIALI:
- Regolazione e controllo temperatura, umidità e ventilazione

TAV. IE-02

NOME FILE:
657 - TAV IE 02

SCALA:
1: 50

DATA:
Maggio 2020

REV.	DESCRIZIONE	DATA	REDATTO	VERIFICATO	APPROVATO

Tutti i diritti sono riservati. I diritti di riproduzione e di adattamento totale o parziale e con qualsiasi mezzo come copie fotografiche, microfilm e elaborazione con sistemi elettronici sono riservati al richiedente l'elaborazione.